



planowany lezak pionu kanalizacji sanitarniej

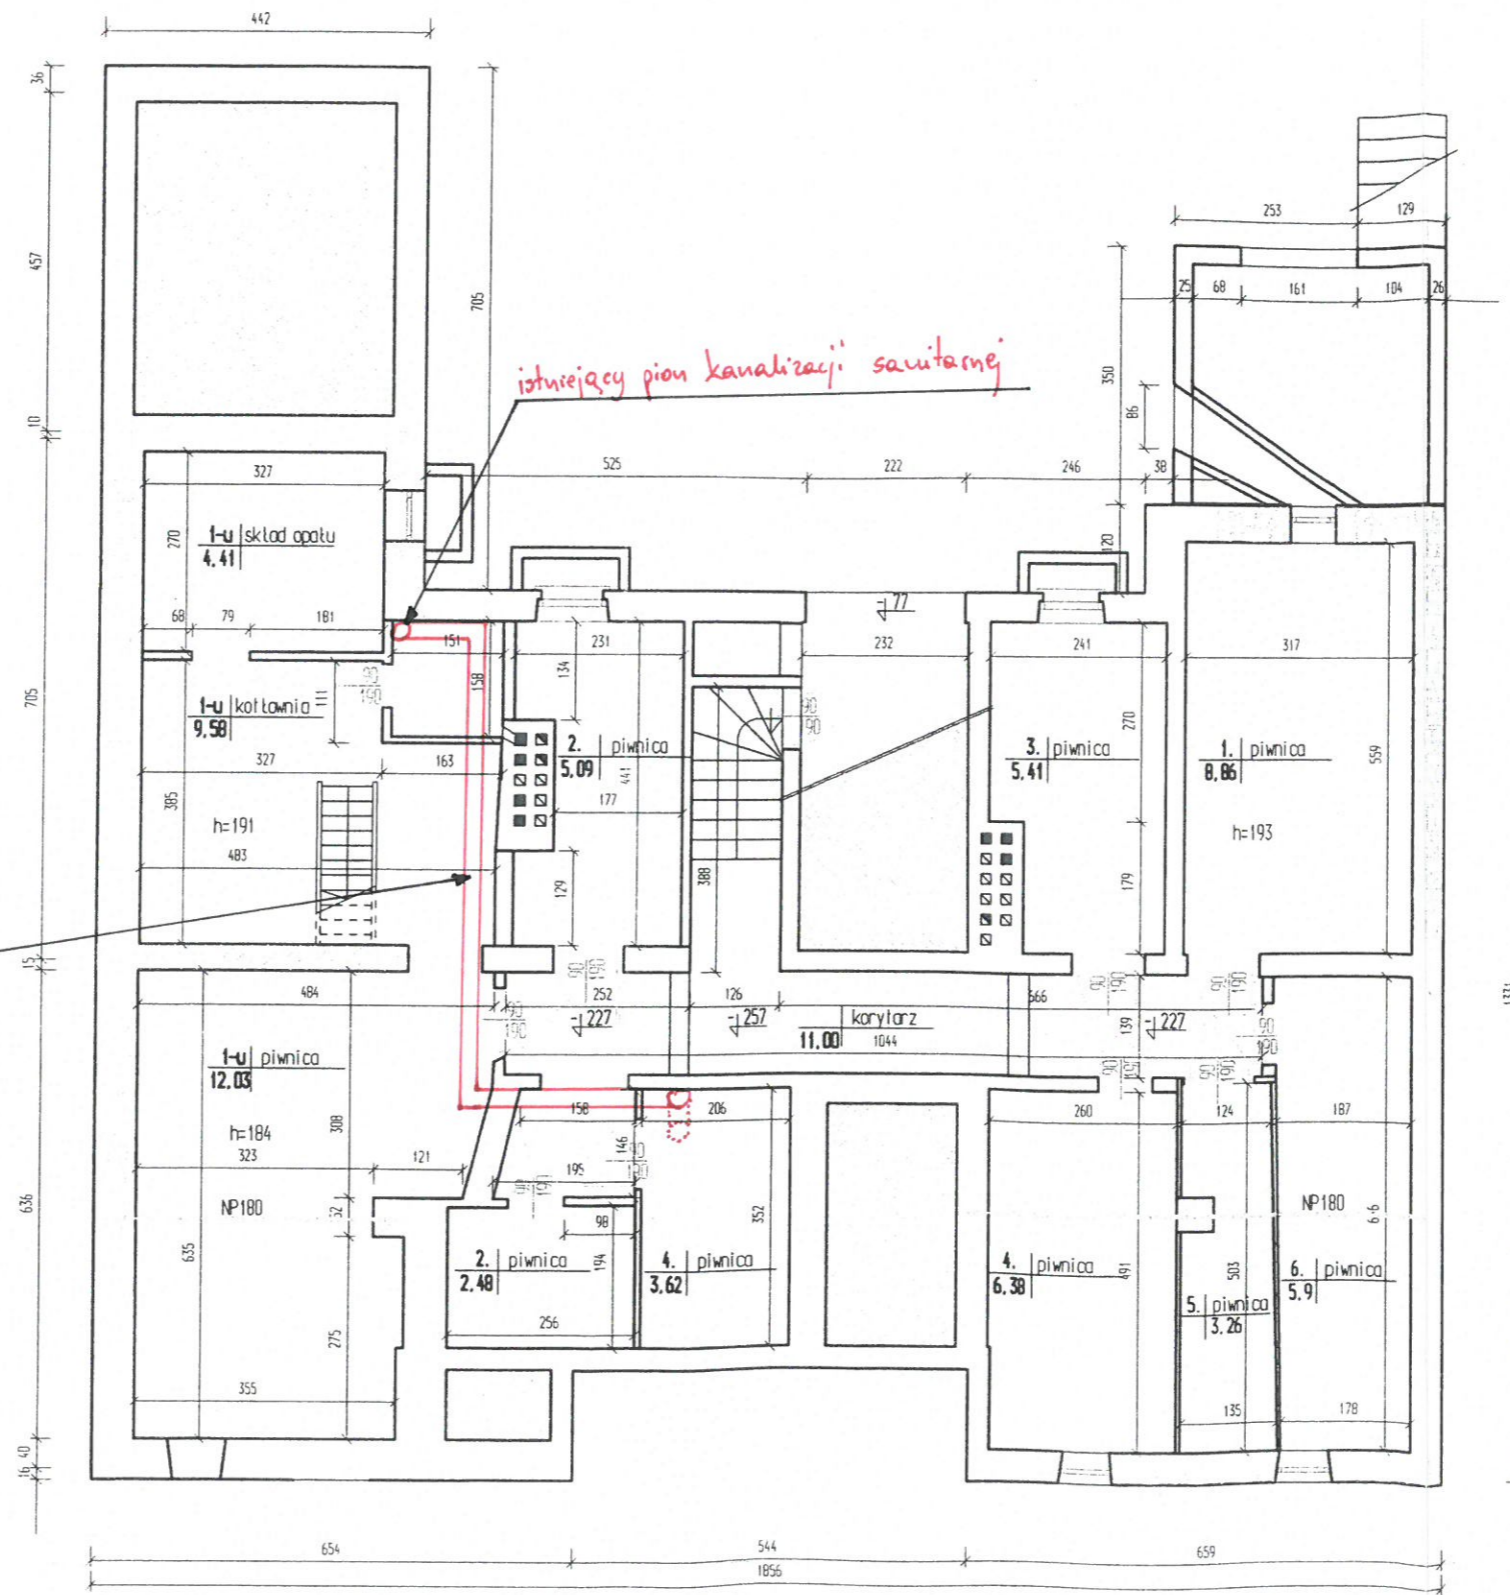


NAZWA I ADRES OBIEKTU	JEDNOSTKA PROJEKTOWA	DATA OPRACOWANIA	JEDNOSTKA PROJEKTOWA
INWENTARYZACJA ARCHITEKTONICZNA BUDYNKU MIESZKALNEGO WIELKOPROZIMNEGO W OLECKU UL. KOLEJOWA 15	BUDOWNICTWO Leszek Pałaszki 19-401 Olecko Osiedle Siejnik 16/16	LIPIEC 2008	BUDOWNICTWO Leszek Pałaszki 19-401 Olecko Osiedle Siejnik 16/16
NAZWA RYSUNKU	NR RYSUNKU	SKALA	NR RYSUNKU
RZUT PIWNICY	2	1 : 100	2
BRANZA	IMIĘ I NAZWISKO	NR UPRAWNIEN	PODPIS
ARCHITEKTURA	tech.bud. LESZEK PAŁASZKI	SJM-84/88	

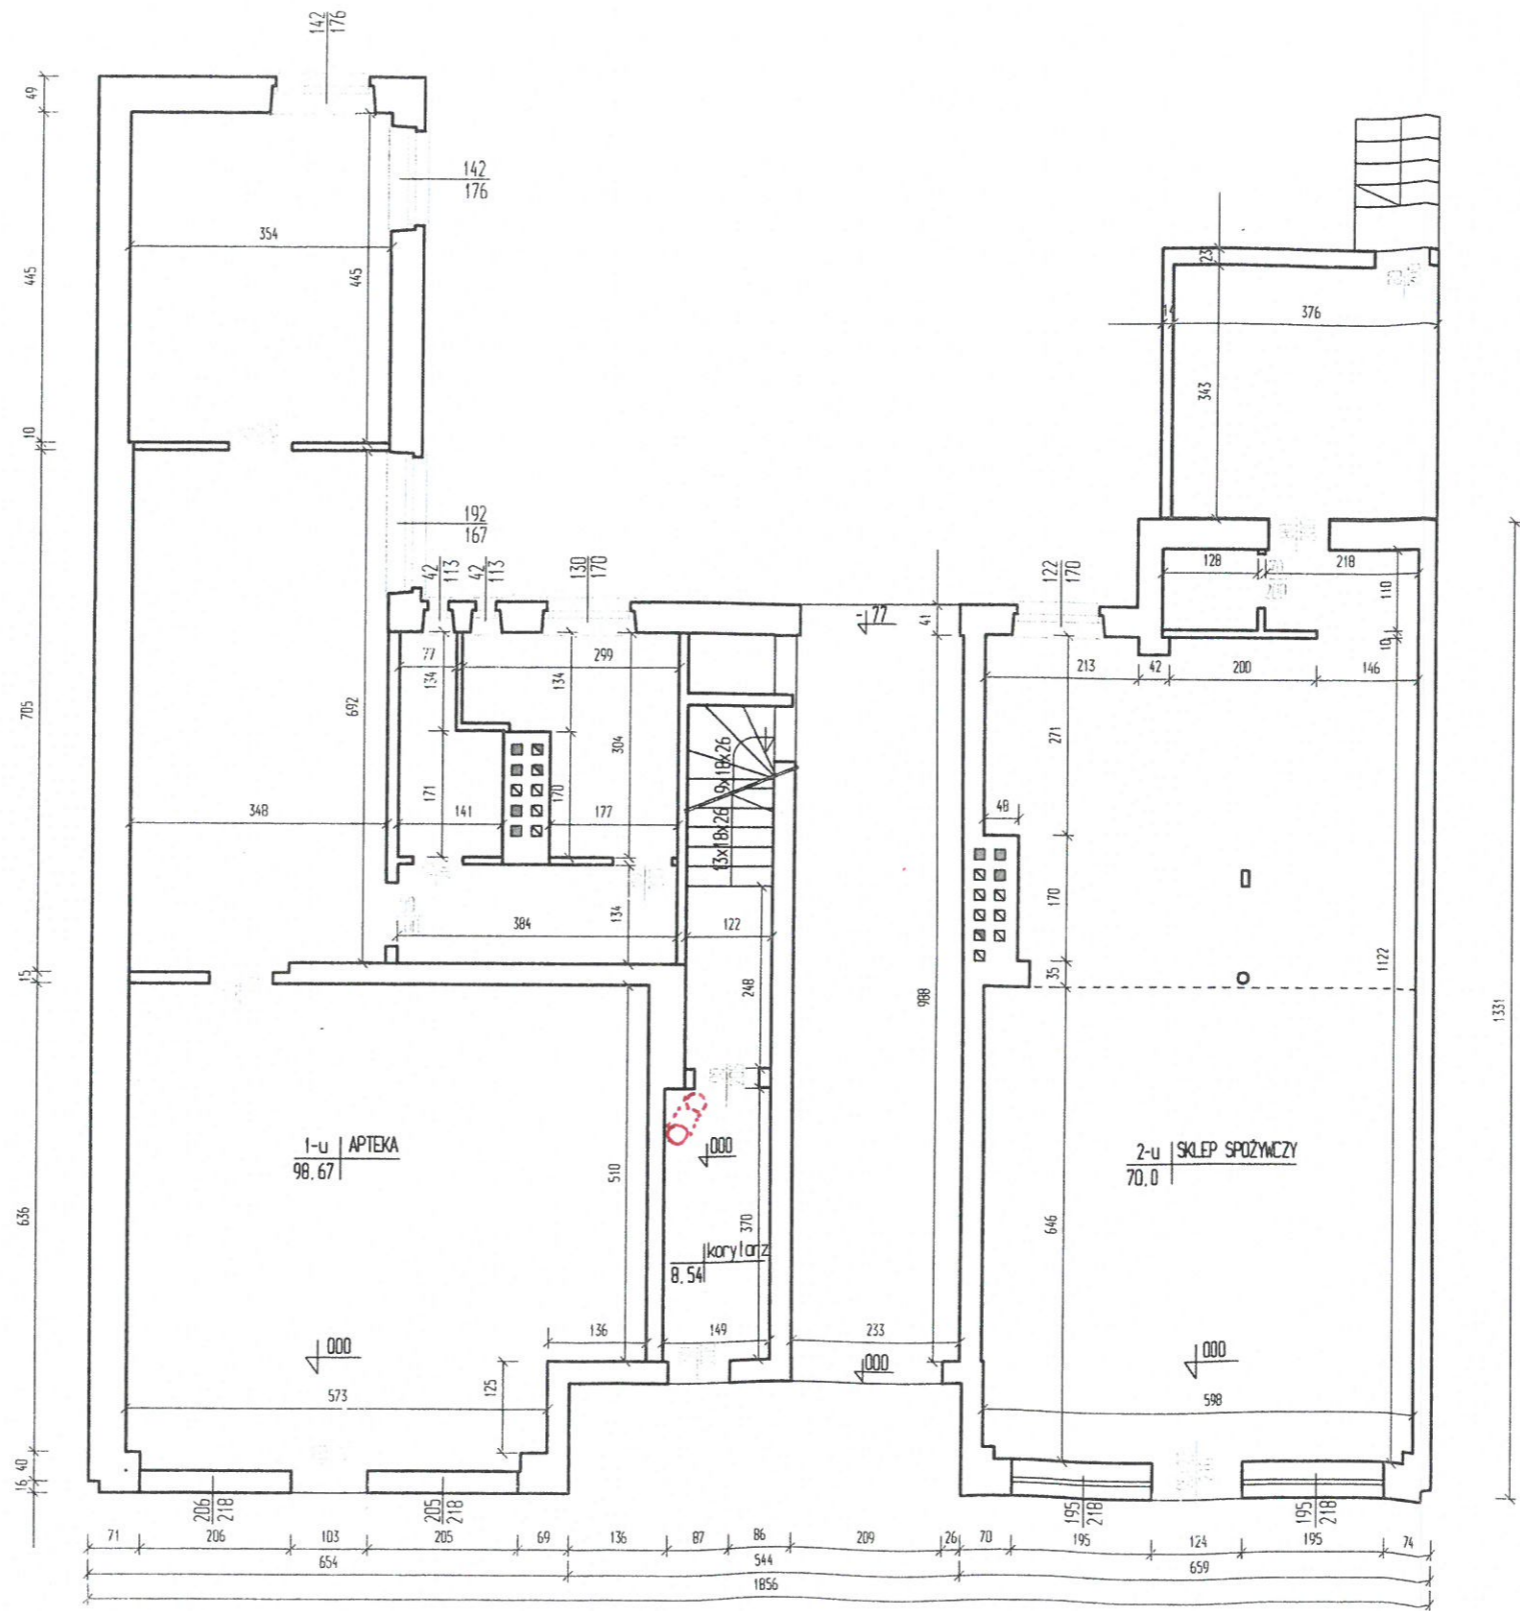

Legenda:
 0 - pion kanalizacji sanitarnej

NAZWA I ADRES OBIEKTU IMIENIOWANIE ARCHITEKTONICZNA BUDYNKU MIESZKANEGO WIELKOPLOSCZYNOWEGO W OLECKU UL. KOŁEJOWA 15	DATA OPRACOWANIA LIPIEC 2008	JEDNOSTKA PROJEKTOWA BUDOWNICTWO Leszek Pałuszki 19-401 Olecko Osiedle Siejnisk 16/16
NAZWA RYSUNKU RZUT PARTERU	SKALA 1 : 100	NR RYSUNKU 3
BRANŻA ARCHITEKTURA	IMIE I NAZWISKO tech.bud. LESZEK PAŁUSZKI	PODPIS


*pion kanalizacji sanitarnej zakończony
 napowietrzaczami automatycznymi*

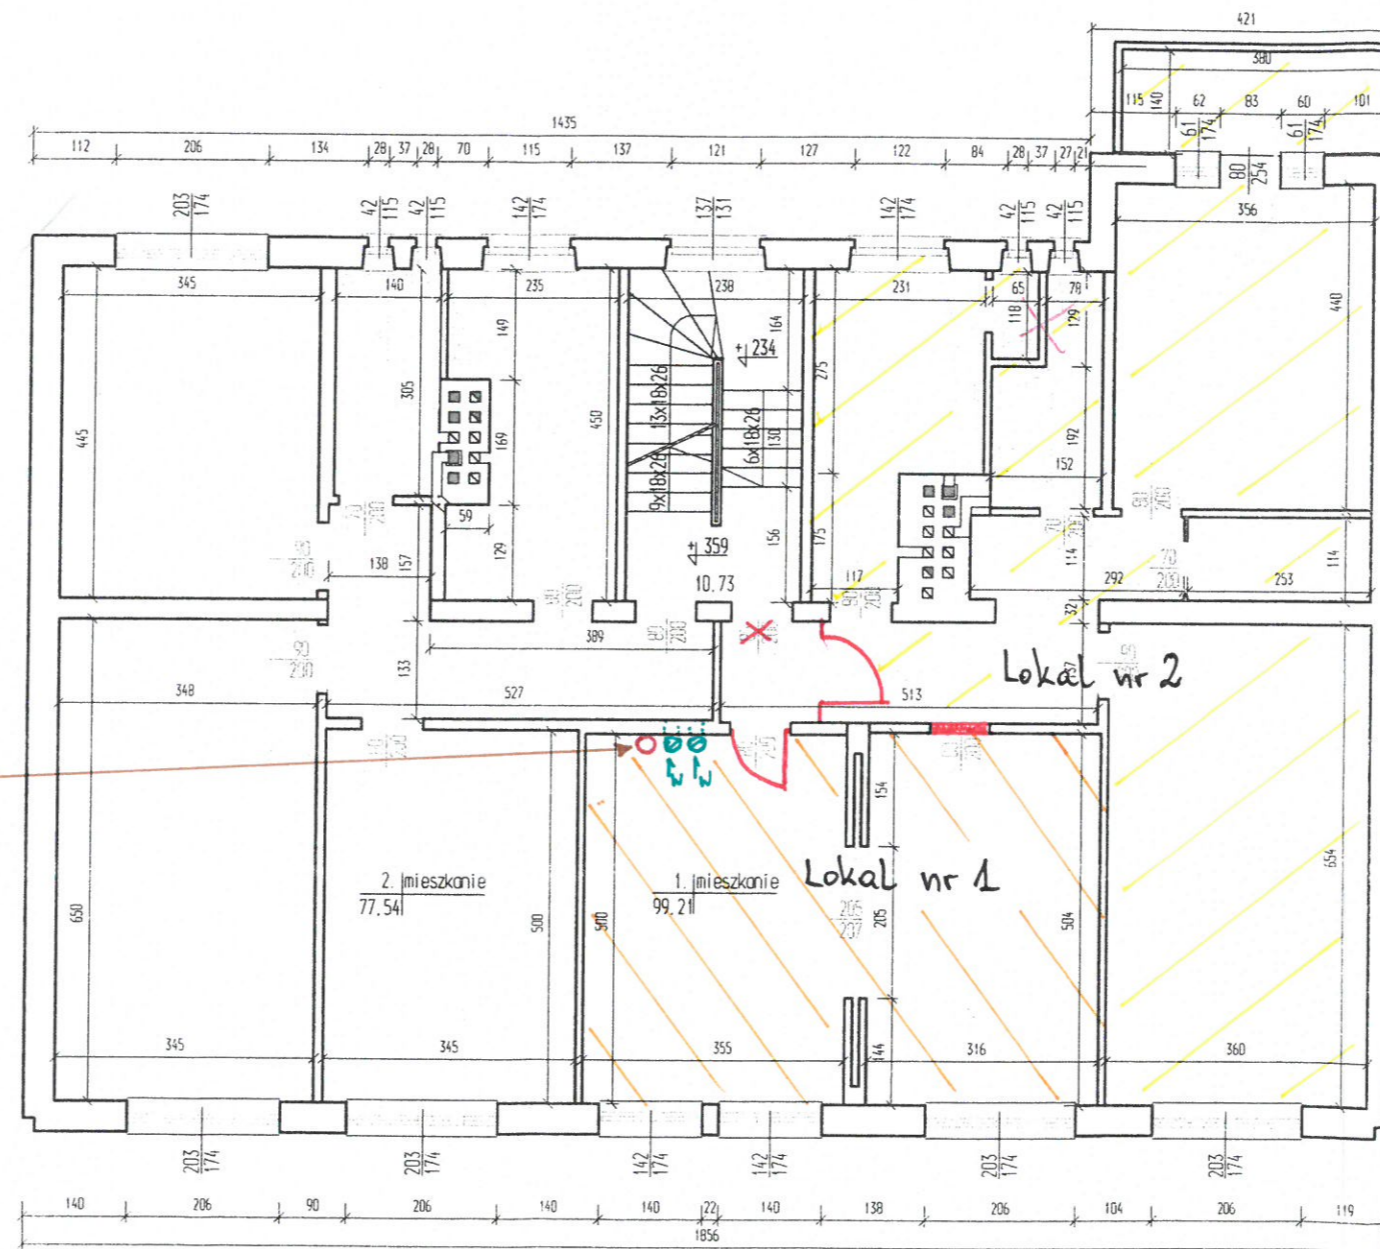

Legenda:


- - systemowe kanały wentylacyjne
- - Pion kanalizacji sanitarnej

NAZWA I ADRES OBIEKTU	JEDNOSTKA PROJEKTOWA BUDOWNICTWO Leszek Pałuszki 19-401 Olecko Osiedle Siejnik 16/16		
IMENIARZCZA ARCHYTEKTONICZNA BUDYNKU MIESZKANEGO WIELKORODZINNEGO W OLECKU UL. KOLEJOWA 15	DATA OPRACOWANIA	NR RYSUNKU	PODPIŚĆ
NAZWA RYSUNKU RZUT I PIĘTRA	LIPIEĆ 2008r.	4	
BRANŻA	SKALA 1 : 100	NR UPRAWNIENI	
ARCHITEKTURA	IMIĘ I NAZWISKO tech.bud. LESZEK PAŁUSZKI	SUM-BA/BB	

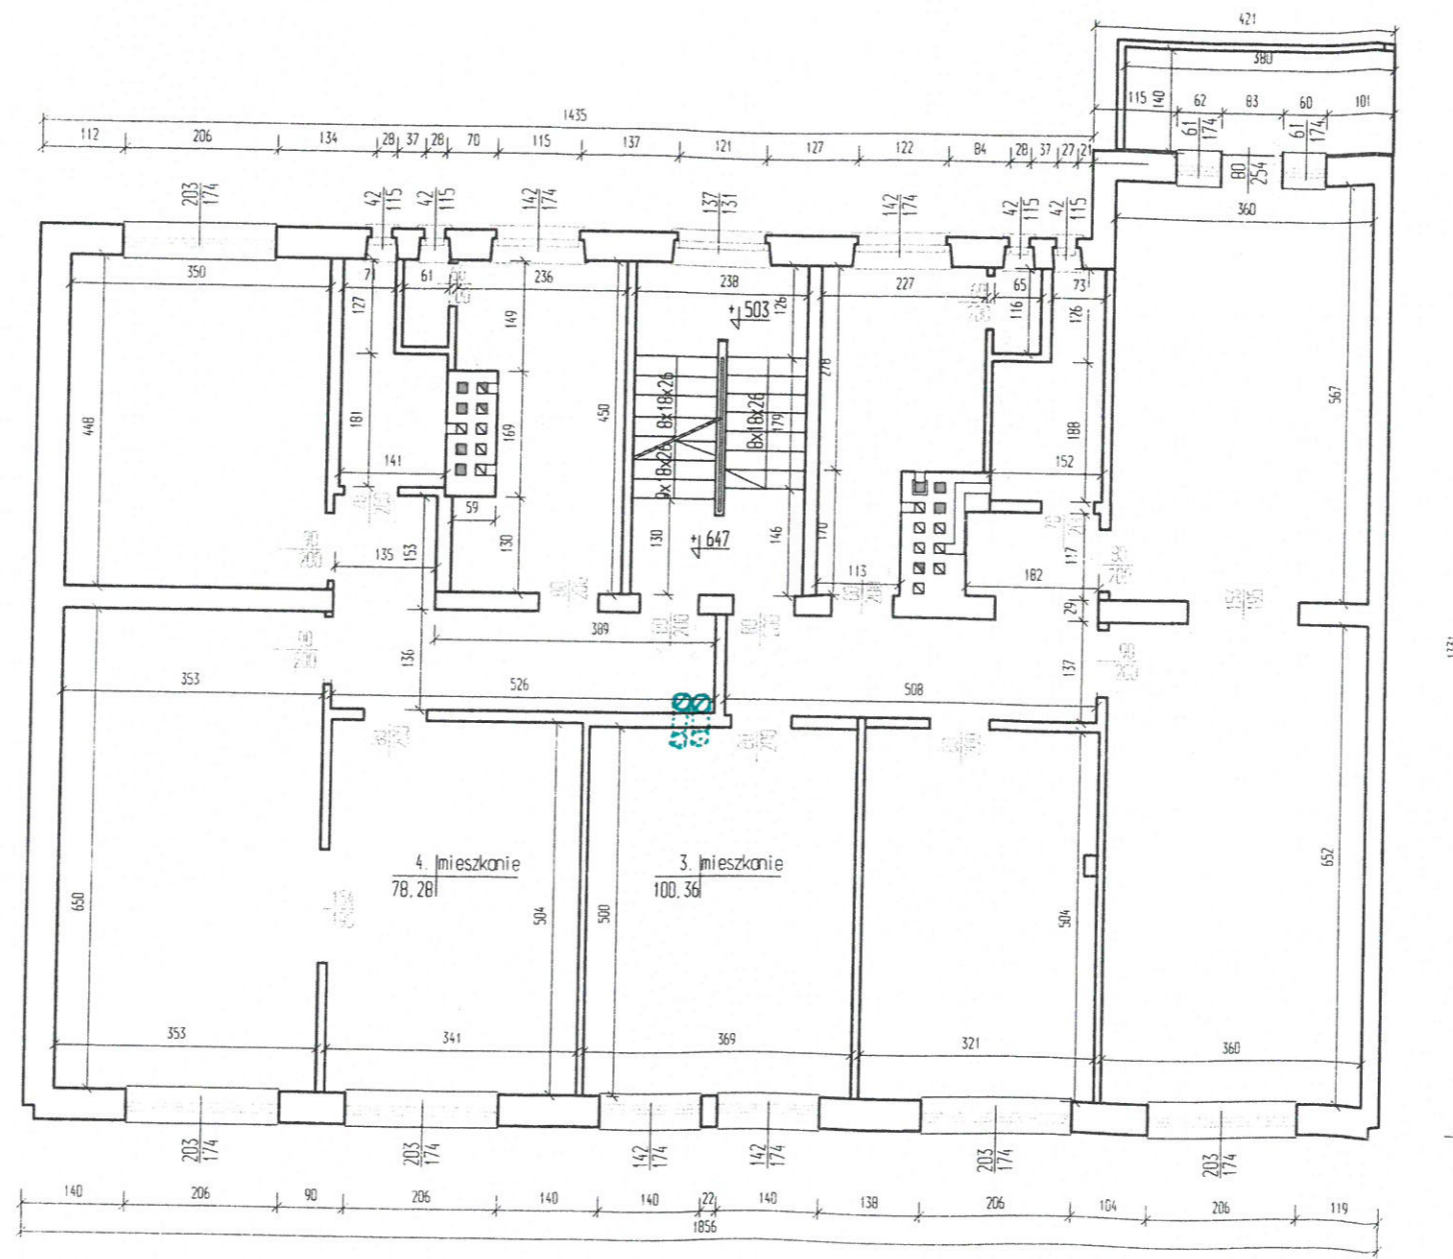

Legenda:
 ⊖ - systemowe kanały wentylacyjne

NAZWA I ADRES OBIEKTU INWENTARYZACJA ARCHYTEKTONICZNA BUDYNKU MIESZKALNEGO WIELKOPROZIMOWEGO W OLECKU UL. KOLEJOWA 15	JEDNOSTKA PROJEKTOWA BUDOWNICTWO Leszek Pański 19-401 Olecko Osiedle Siejnik 16/16
DATA UPRAWNIENIA LIPIEC 2008r.	NR RYSUNKU 5
NAZWA RYSUNKU RZUT II PIĘTRA	SKALA 1 : 100
BRANŻA ARCHITEKTURA	IMIĘ I NAZWISKO tech. bud. LESZEK PAŃSKI
	NR UPRAWNIEN 3M-84/88
	PDPIS

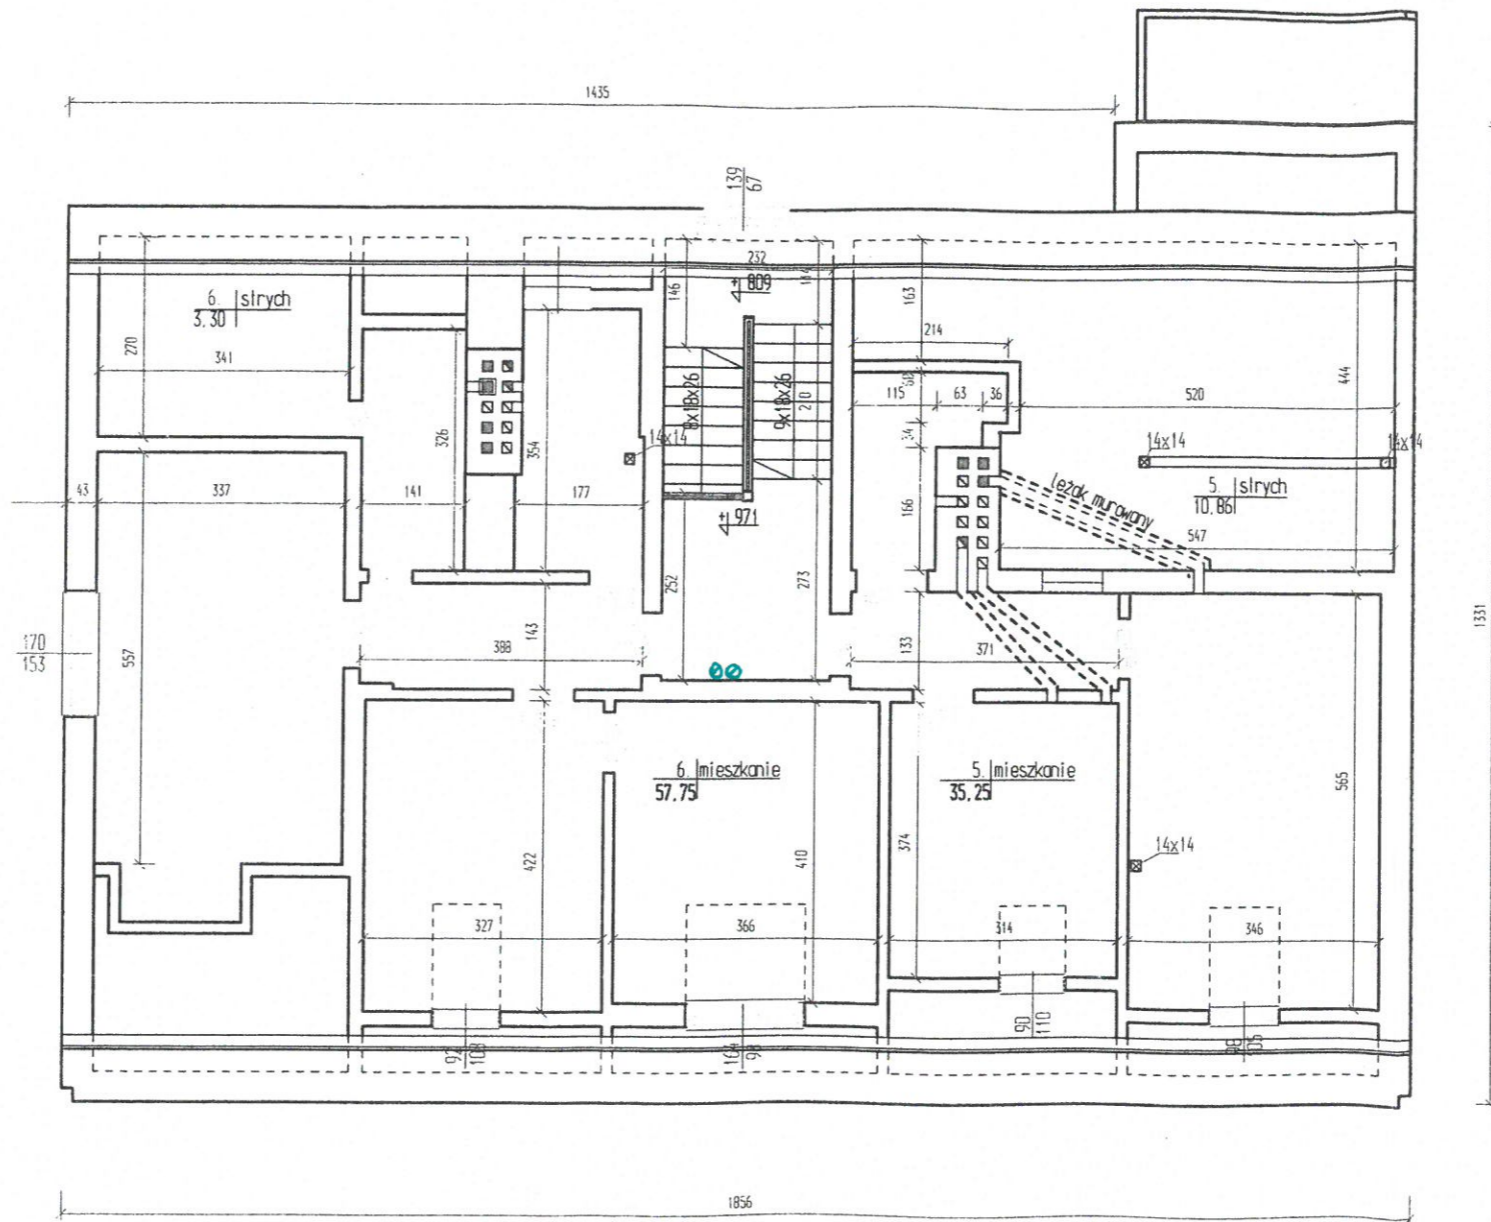


Legenda:

0 - systemowe kanały wentylacyjne

NAZWA I ADRES OBIEKTU INWENTARYZACJA ARCHITEKTONICZNA BUDYNKU MIESZKALNEGO WIELORODZINNEGO W OLECKU UL. KOŁEJOWA 15	JEDNOSTKA PROJEKTOWA BUDOWNICTWO Leszek Pałuszki 19-401 Olecko Osiedle Siejnisk 1b/16
NAZWA RYSUNKU RZUT PODŁOŻA	NR RYSUNKU 6
BRANŻA ARCHITEKTURA	NR UPRAWNIENI SUM-BK/BB
DATA OPRACOWANIA LIPIEC 2008r.	SKALA 1 : 100
IMIĘ I NAZWISKO Tech.bud. LESZEK PAŁUSZKI	PROJEKT

kominki wentylacyjne, systemowe, zintegrowane z dachówką

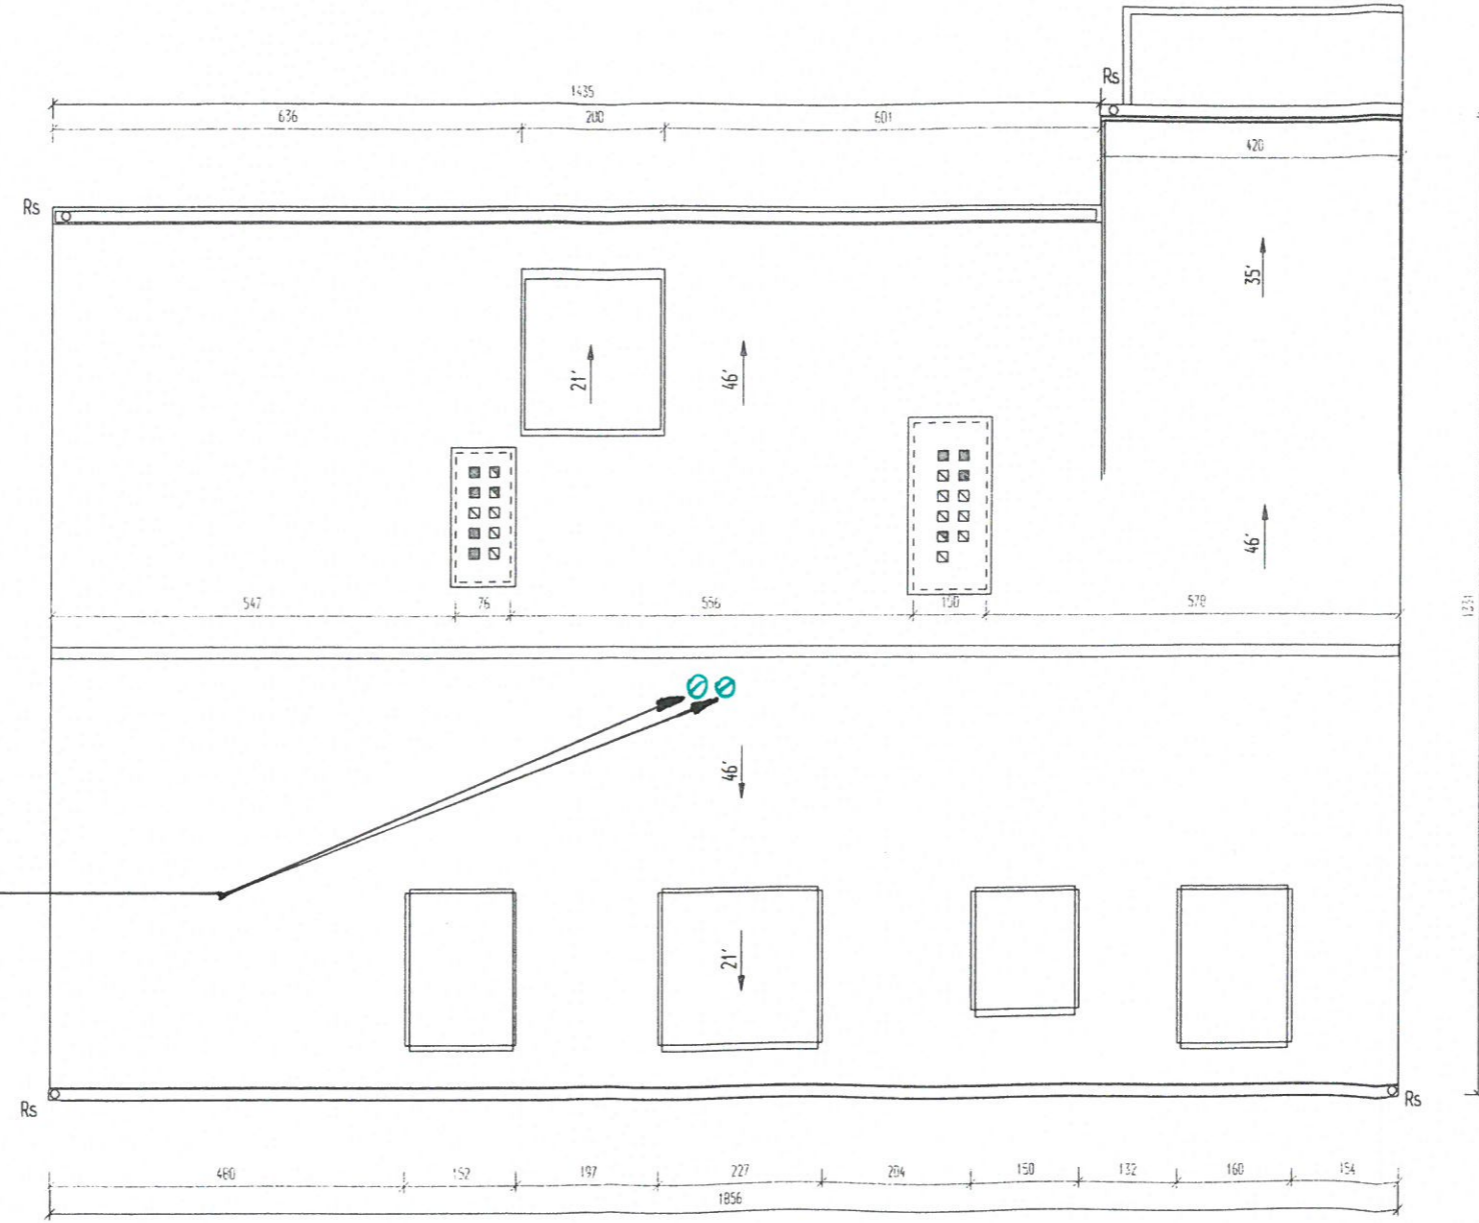

NAZWA I ADRES OBIEKTU	JEDNOSTKA PROJEKTOWA	
INWENTARYZACJA ARCHITEKTONICZNA BUDYNKU	BUDOWNICTWO	
MIESZKALNEGO WIELORODZINNEGO W OLECKU	Leszek Pałuszki	
UL. KOLEJOWA 15	Osiedle Siejmiki 16/16	
NAZWA RYSUNKU	NR RYSUNKU	PDP/PS
RZUT DACHU	B	
BRANŻA	IMIE I NAZWIŚKO	SUM-BV/BB
ARCHITEKTURA	tech. bud. LESZEK PAŁUSZKI	
DATA OPRACOWANIA	SKALA	
LIPIEC 2008r.	1 : 100	
	NR UPRAWNIENI	
	SUM-BV/BB	